


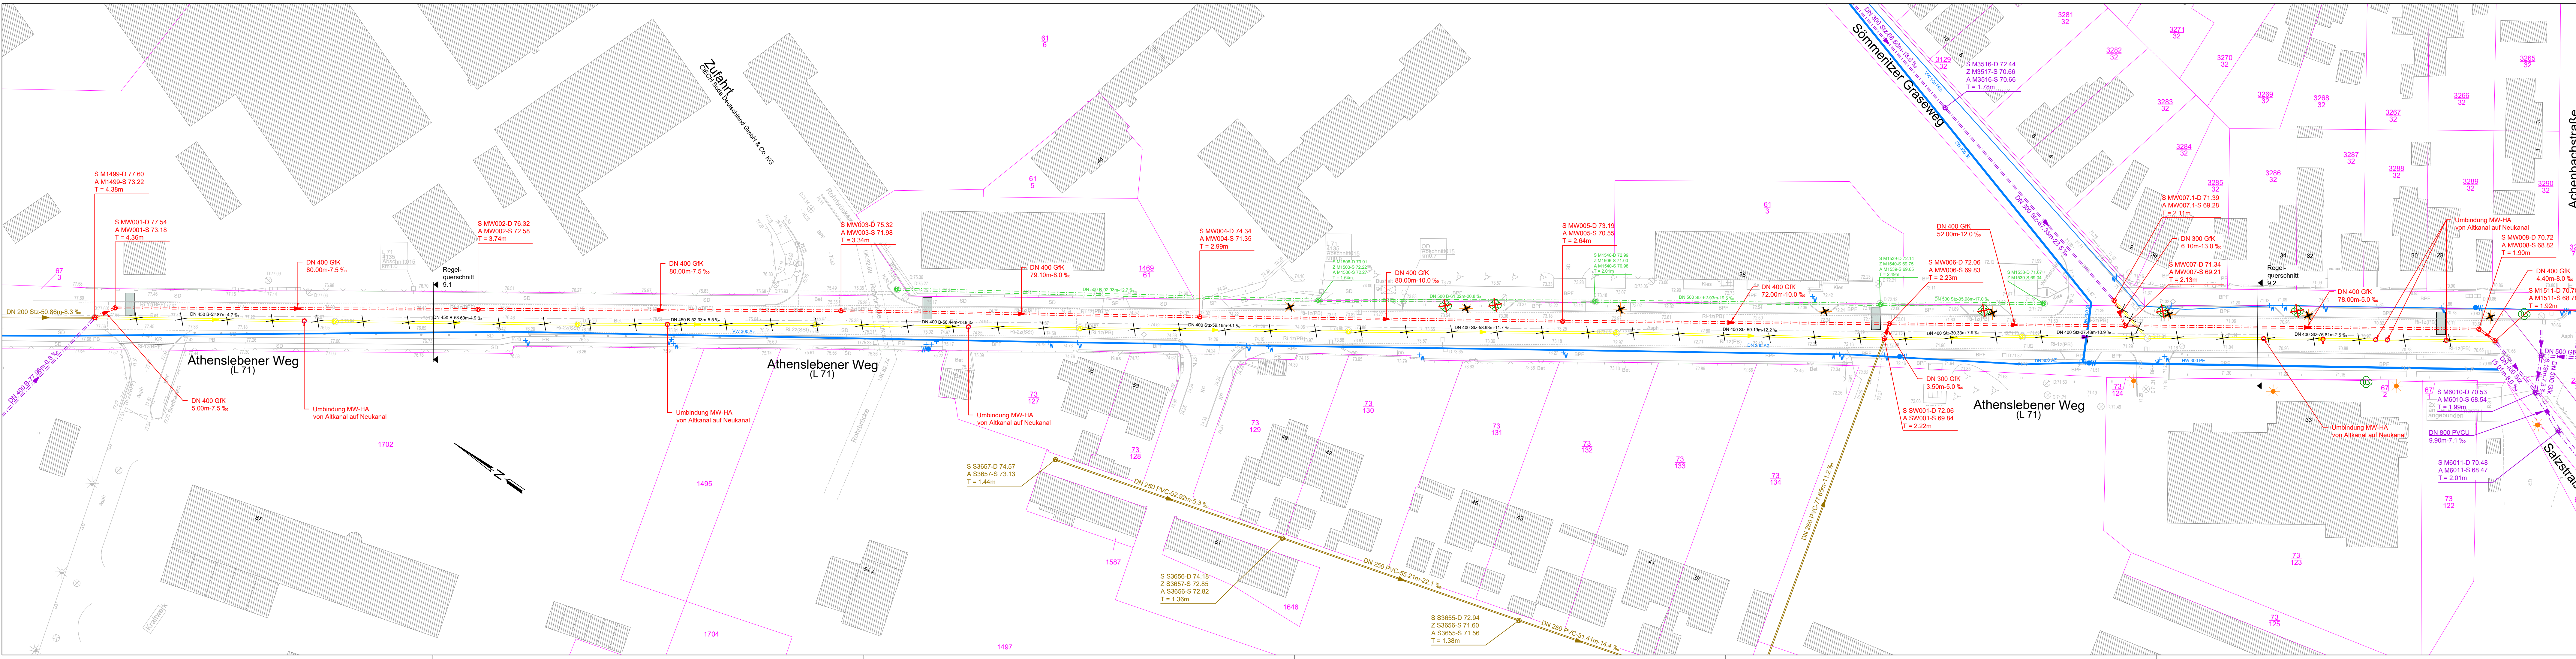

Zeichenerklärung :

Medien (geplant)

- Schmutzwasser-Kanal
- Mischwasser-Kanal

Medien (vorhanden)

- Schmutzwasser-Kanal (WAZV)
- Mischwasser-Kanal (WAZV)
- Anschluss an MW-Kanal Bestand (Auswertung der TVI - siehe auch Anlage Nr. 6)
- Mischwasser-Kanal (privat)
- Trinkwasserversorgung (WAZV)

Beschriftung Kanal

DN 200 Stz - 32.00m - 5.0‰

Gefälle
Haltungslänge
Material
Rohrinnenweite

Beschriftung Schacht

S SW001-D 59.40
A SW001-S 56.79
T = 2.61 m

Schachtbezeichnung
Deckelhöhe
Ablauf Sohlhöhe
Schachttiefe

Symbole

- Flurstücksgrenze
- Abriss/Rückbau
- Standort Beleuchtungselement
- Rückbau / Zwischenlagerung und Wiedererrichtung Beleuchtungselement
- Suchschachtung

Flurstücksnummer

10745

Baumfällung / Baumumpflanzung

Nr.	Art der Änderung	Datum	Zeichen



Stadt Staßfurt

Bearbeiter(in): Laudon, M.	Auftraggeber: WAZV Bode-Wipper Am Schütz 2 39418 Staßfurt	Leistungsphase: AP
Zeichner(in): Laudon, D.		Datum: 04.02.2022
Prüfer(in): Laudon/Gehilhaar	Projekt: Stadt Staßfurt, Athenslebener Weg Sanierung Anlagen zur MW-Ableitung	Höhen-/Lagestatus: HS150/LS489
Dateiname: 4-Iplan		Maßstab: 1:500
Projektnummer: 2020-08	Planbezeichnung: Lageplan	Platmaßstab: 1:1
WST GmbH WASSER/STÄBEN/TECHNIK & CONSULTING WSTC GmbH Heydeckstraße 12 39104 Magdeburg		Telefon: 0391 744887-0 Telefax: 0391 744887-15 E-mail: info@wstc.eu



Blattnummer:
4